



# RZUT BUDYNKU

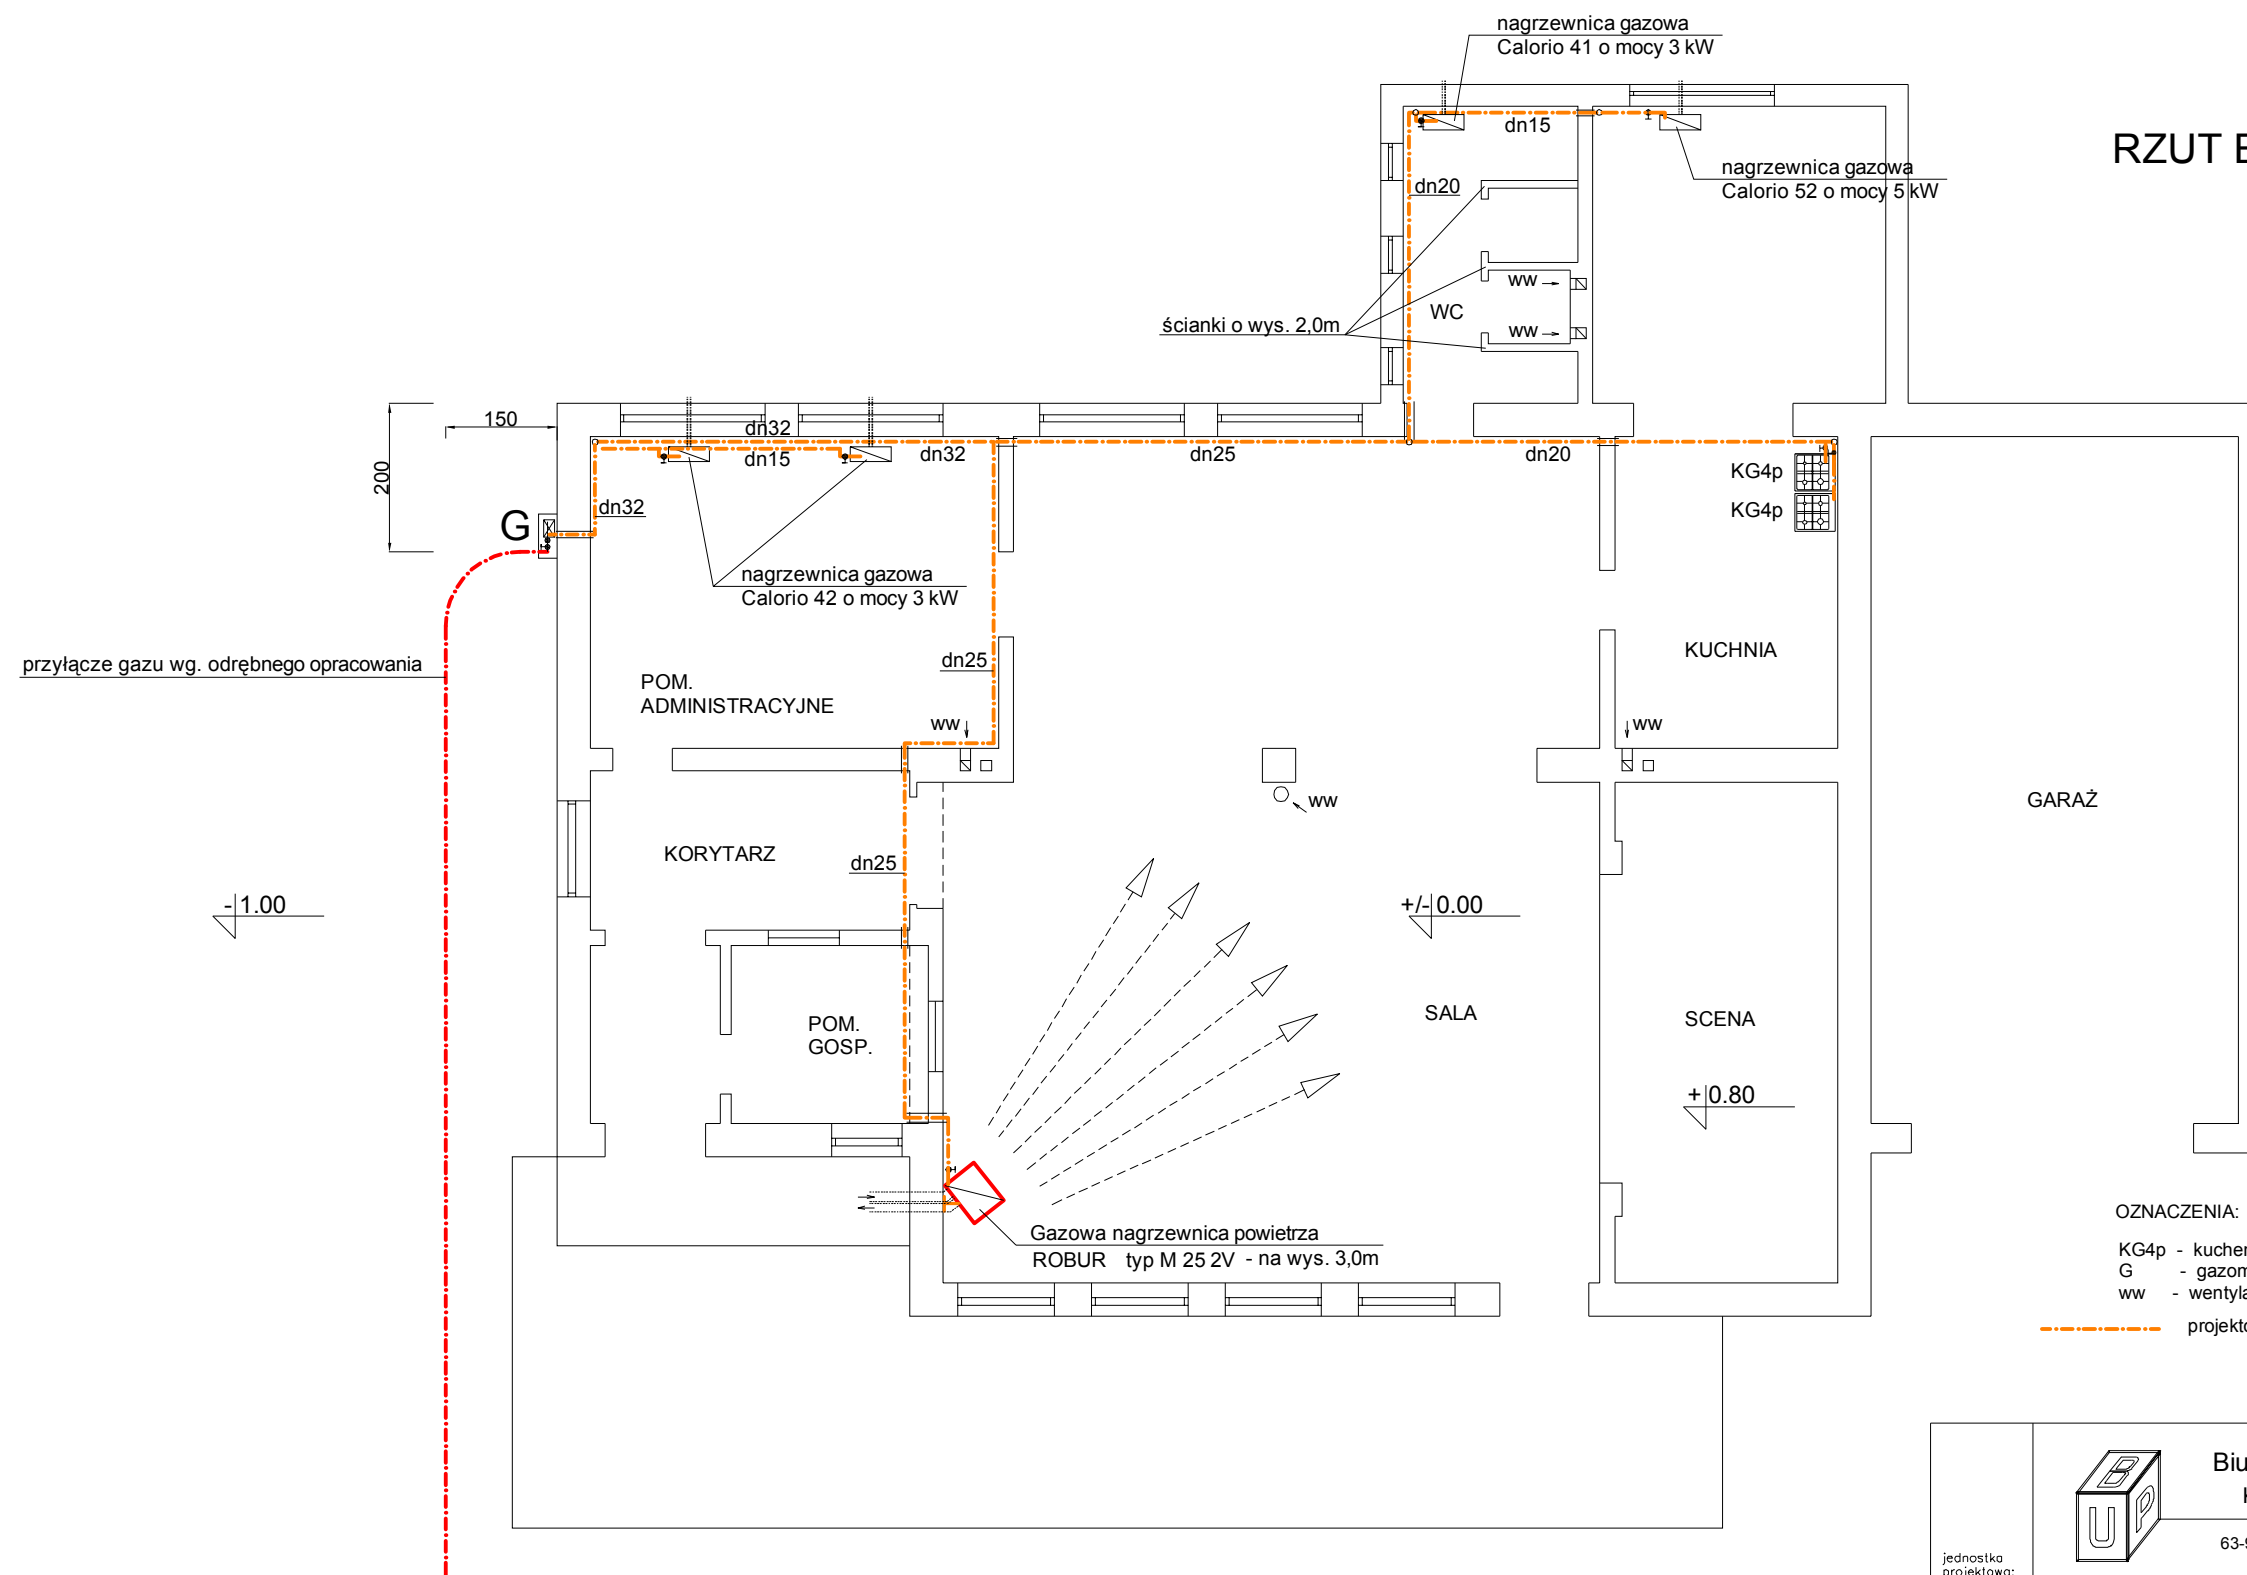

- OZNACZENIA:
- KG4p - kuchenka gazowa czteropalnikowa z piek.
  - G - gazomierz
  - ww - wentylacja wywiewna
  - projektowana instalacja gazu

arkusz 23

jednostka projektowa:	 <b>Biuro Usług Projektowych</b> Krzysztof Walkowiak 63-900 Rawicz ul. Emilii Plater 14, tel./fax (065) 545 45 86	
temat:	WEWNĘTRZNA INSTALACJA GAZU W ŚWIETLICY WIEJSKIEJ W POMOCNIE	
rysunek:	RZUT BUDYNKU	Skala: 1 : 100
branza:	sanitarna	rys.nr: 2
adres obiektu:	Pomocno nr 28 63 - 920 Pakosław	
inwestor:	Gmina Pakosław ul. Kolejowa nr 2 63 - 920 Pakosław	data: listopad 2009
Projektował:	inż. Krzysztof WALKOWIAK	Upr. nr 1753/94/Lo
Sprawił:	mgr. inż. Zygmunt MANIACZYK	Upr. nr 1514/91/Lo